


現状図一平面図

作成年月日	令和3年 3月	工事件名	町田市民病院 電話設備更新計画	担当	設計	製図	承認	図面番号	1/3
修正	R3.3.	工事件名変更	電気通信室 機器設置図					縮尺	S=1/30 A3


① 仮設時にAC100V 20A 1回路が必要です。

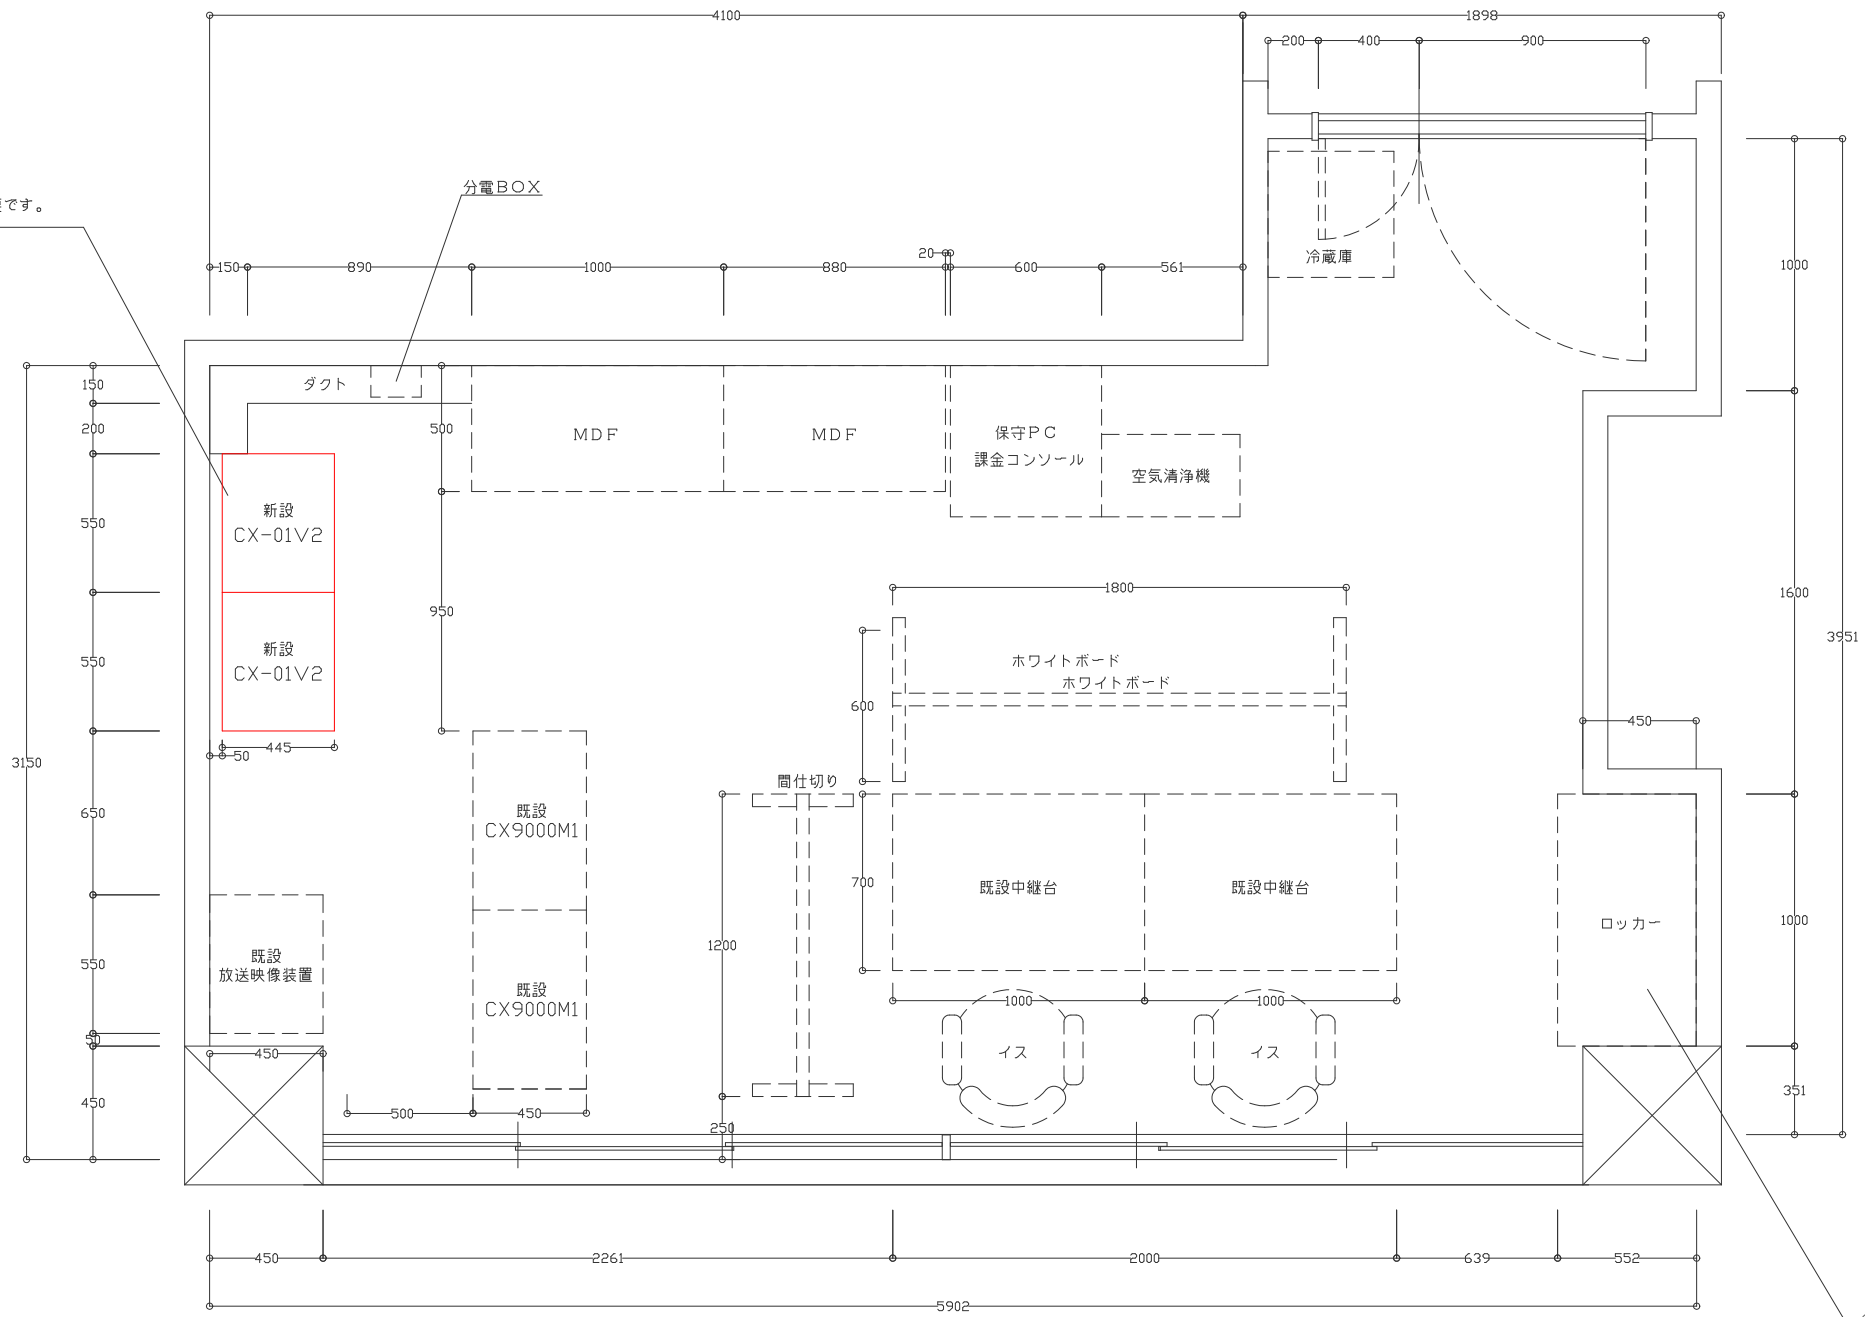

② 仮設時は休憩スペースを別部屋へ移動が必要となります。

仮設置(案)一平面図

作成年月日	令和3年 3月	工事件名	町田市民病院 電話設備更新計画	担当	設計	製図	承認	図面番号	2/3
修正	R3.3.	工事件名変更	電気通信室 機器設置図					縮尺	S=1/30 A3

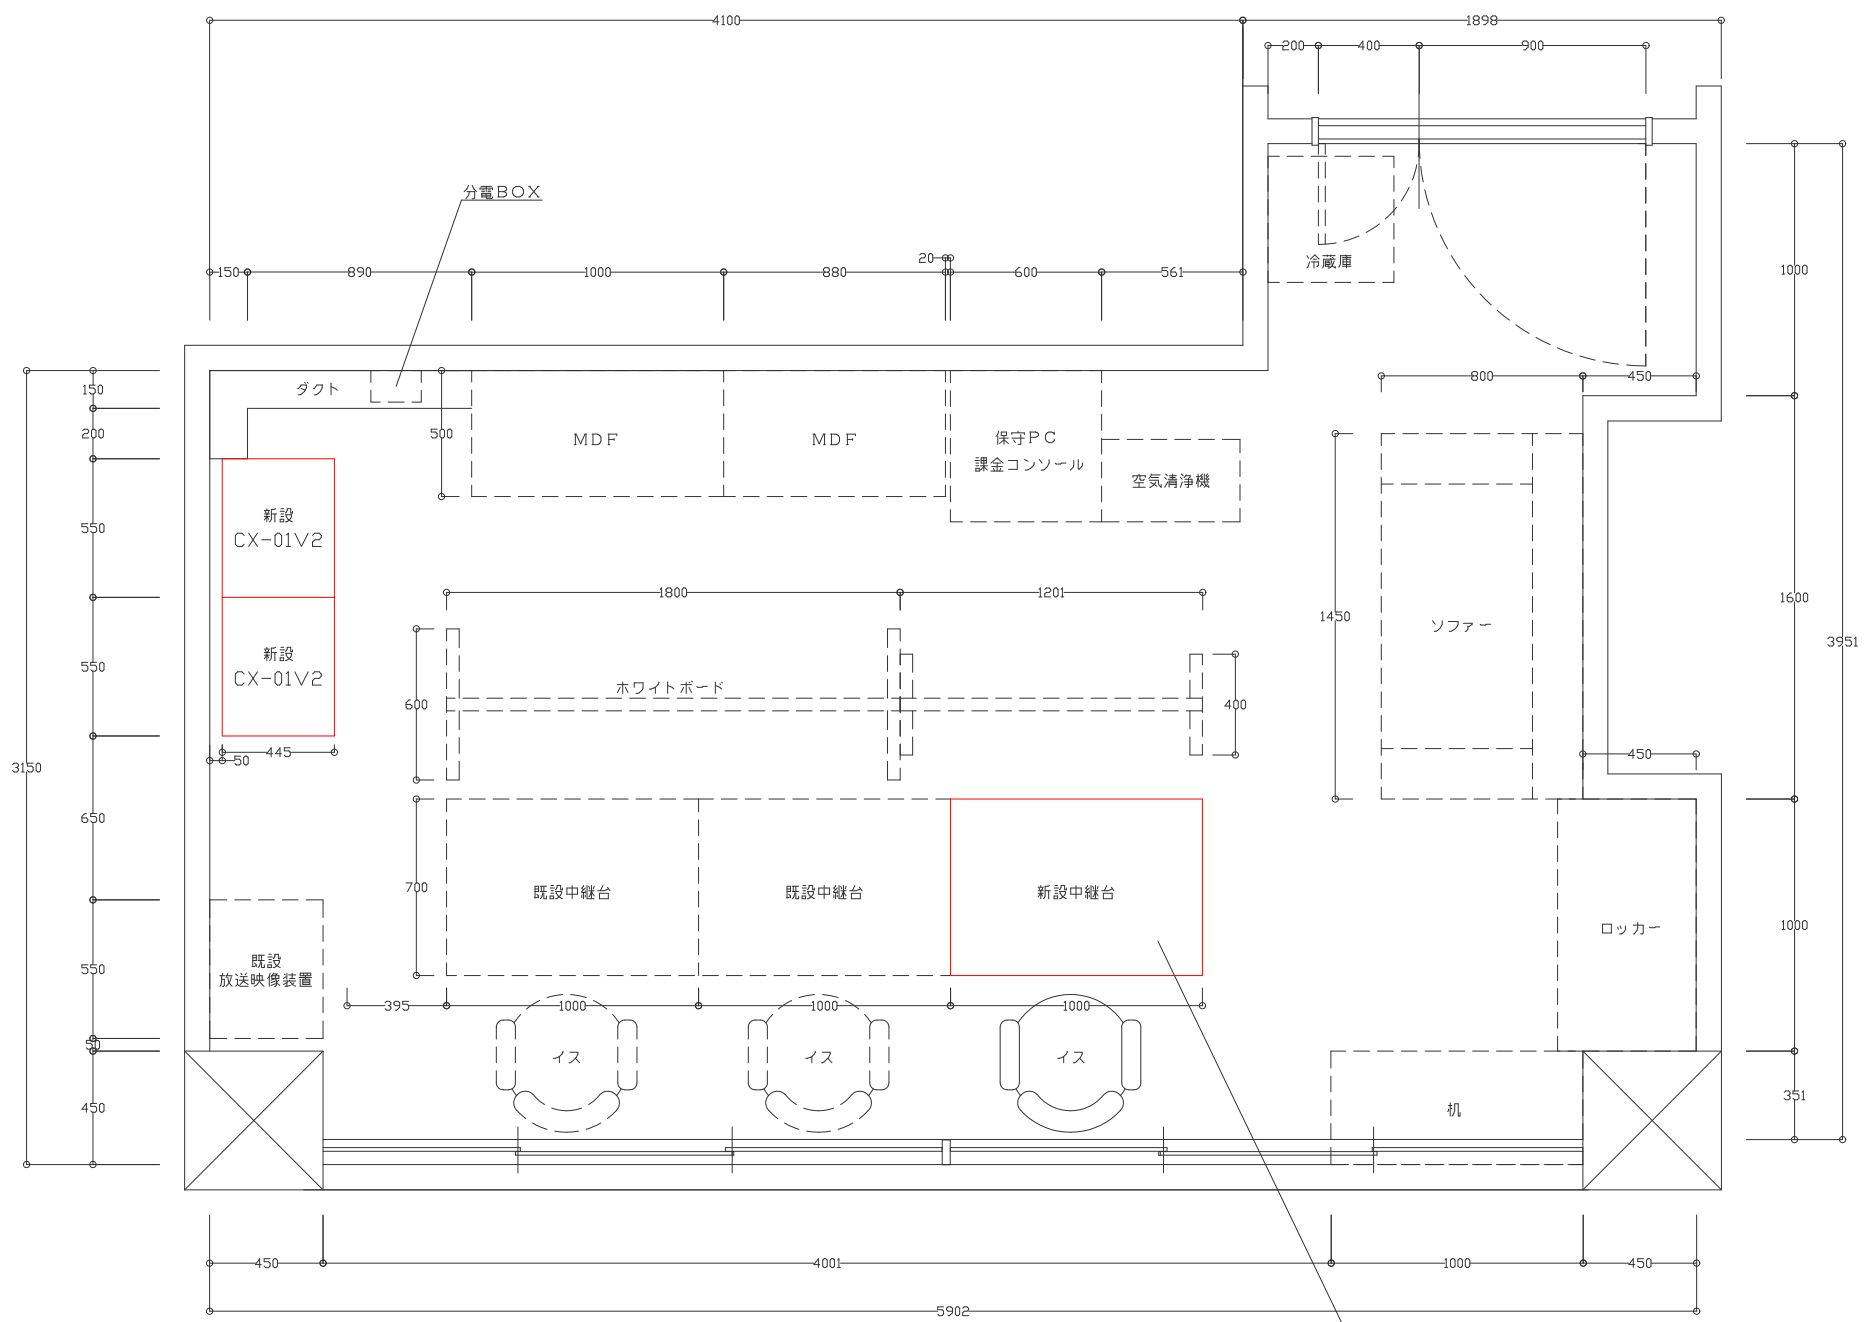

施工完了後(案)一平面図

③中継台の増設は可能ですが、  
休憩スペースの変更が必要となります。

作成年月日	令和3年 3月	工事件名	町田市民病院 電話設備更新計画	担当	設計	製図	承認	図面番号	3/3
修正	R3.3.	工事件名変更	電気通信室 機器設置図					縮尺	S=1/30 A3