


2ヶ

照明 10台
SW 4ヶ

● 赤色線・・・GC回路(非常回路)
○ 白色線・・・AC回路(一般回路)
■ 黄色色線・・・分電盤

工事名称	町田市民病院 第1期増改築電気設備工事	図面番号	059
所在地	東京都町田市旭町2丁目15-41	1999年 月 日	
図面名称	地下1階 電灯設備配線図(1)	図面番号	
縮尺	1/100	縮尺	

受付 F42x2 W2x6 W1x5	スタッフ F42x1	準備室 F42x2	特殊撮影室 F42Dx4 T11x1	多目的撮影室 F42Dx4 T11x1	WC V1x1
更衣(7) W1x1 T11x1	更衣(8) W1x1 T11x1	骨部撮影室(1) F42Dx4 T11x1	WC V1x1		

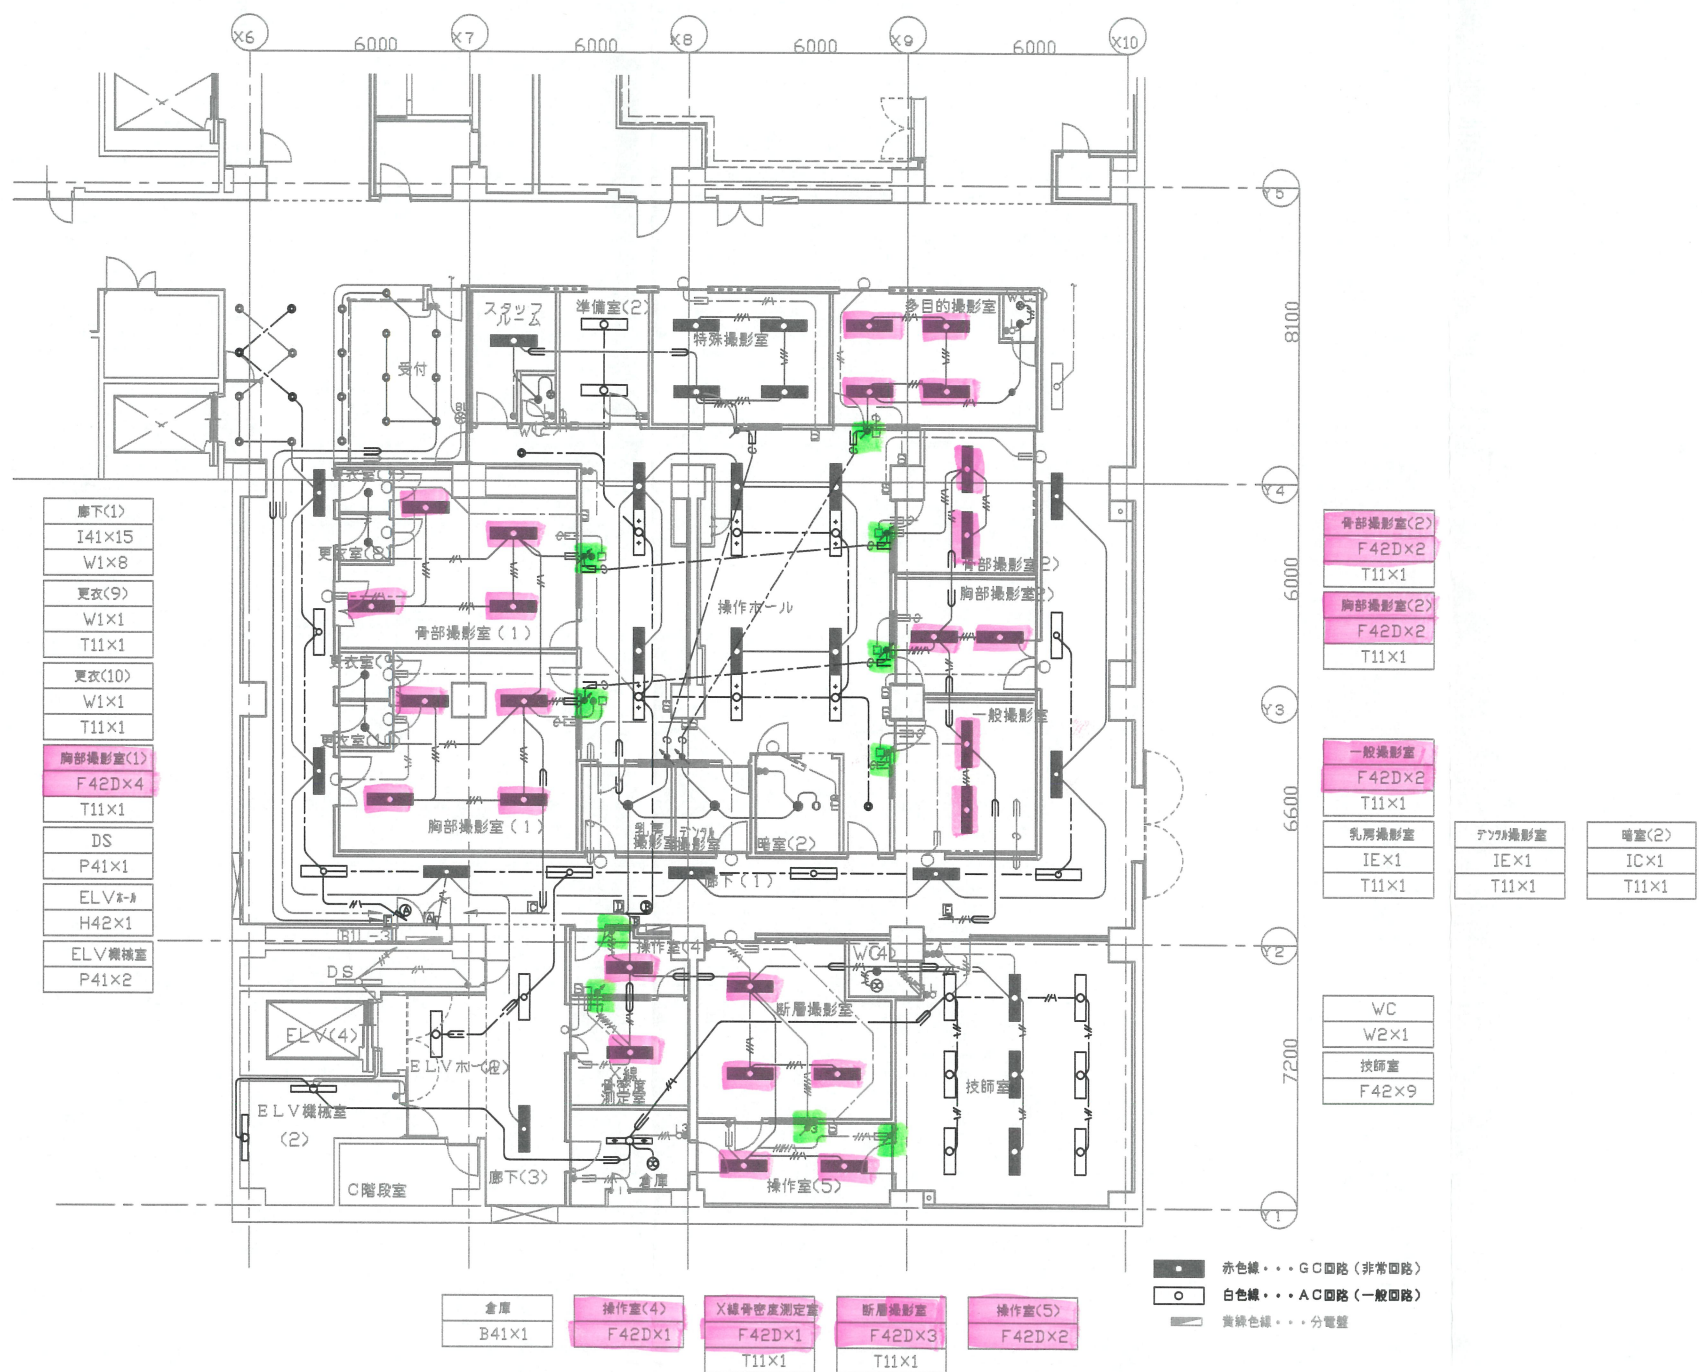

照明 25台
SW 10ヶ



工事名称	町田市民病院 第1期増改築電気設備工事	図面番号	060
所在地	東京都町田市旭町2丁目15-41	縮尺	1/100
図面名称	地下1階電灯設備配線図(2)	設計者	
		監理者	
		検査者	
		年月日	1999年 月 日

機械室AHU(3-1)	廊下(3-4)	廊下(3-3)	機械
A321 x 2	P241 x 3	P321 x 13	Y1501 x 5

機械室	点検	扉	ME機器センター室出
C321 x 10	C321 x 1	C322 x 1	C322 x 4
	C322 x 6		

機械室(金庫室-12)	診察室	洗面室(3-1)	多目的WC(3-3)
P321 x 3	C321 x 1	AJ10 x 4	P321 x 1
J322 x 26	AD201 x 1	P241 x 6	Y101 x 1
Y101 x 23			

洗面室(3-2)	ラウンジ	EVホール
AJ10 x 4	P321 x 8	AB161 x 12
P241 x 8		AB321 x 4
		ナ x 1

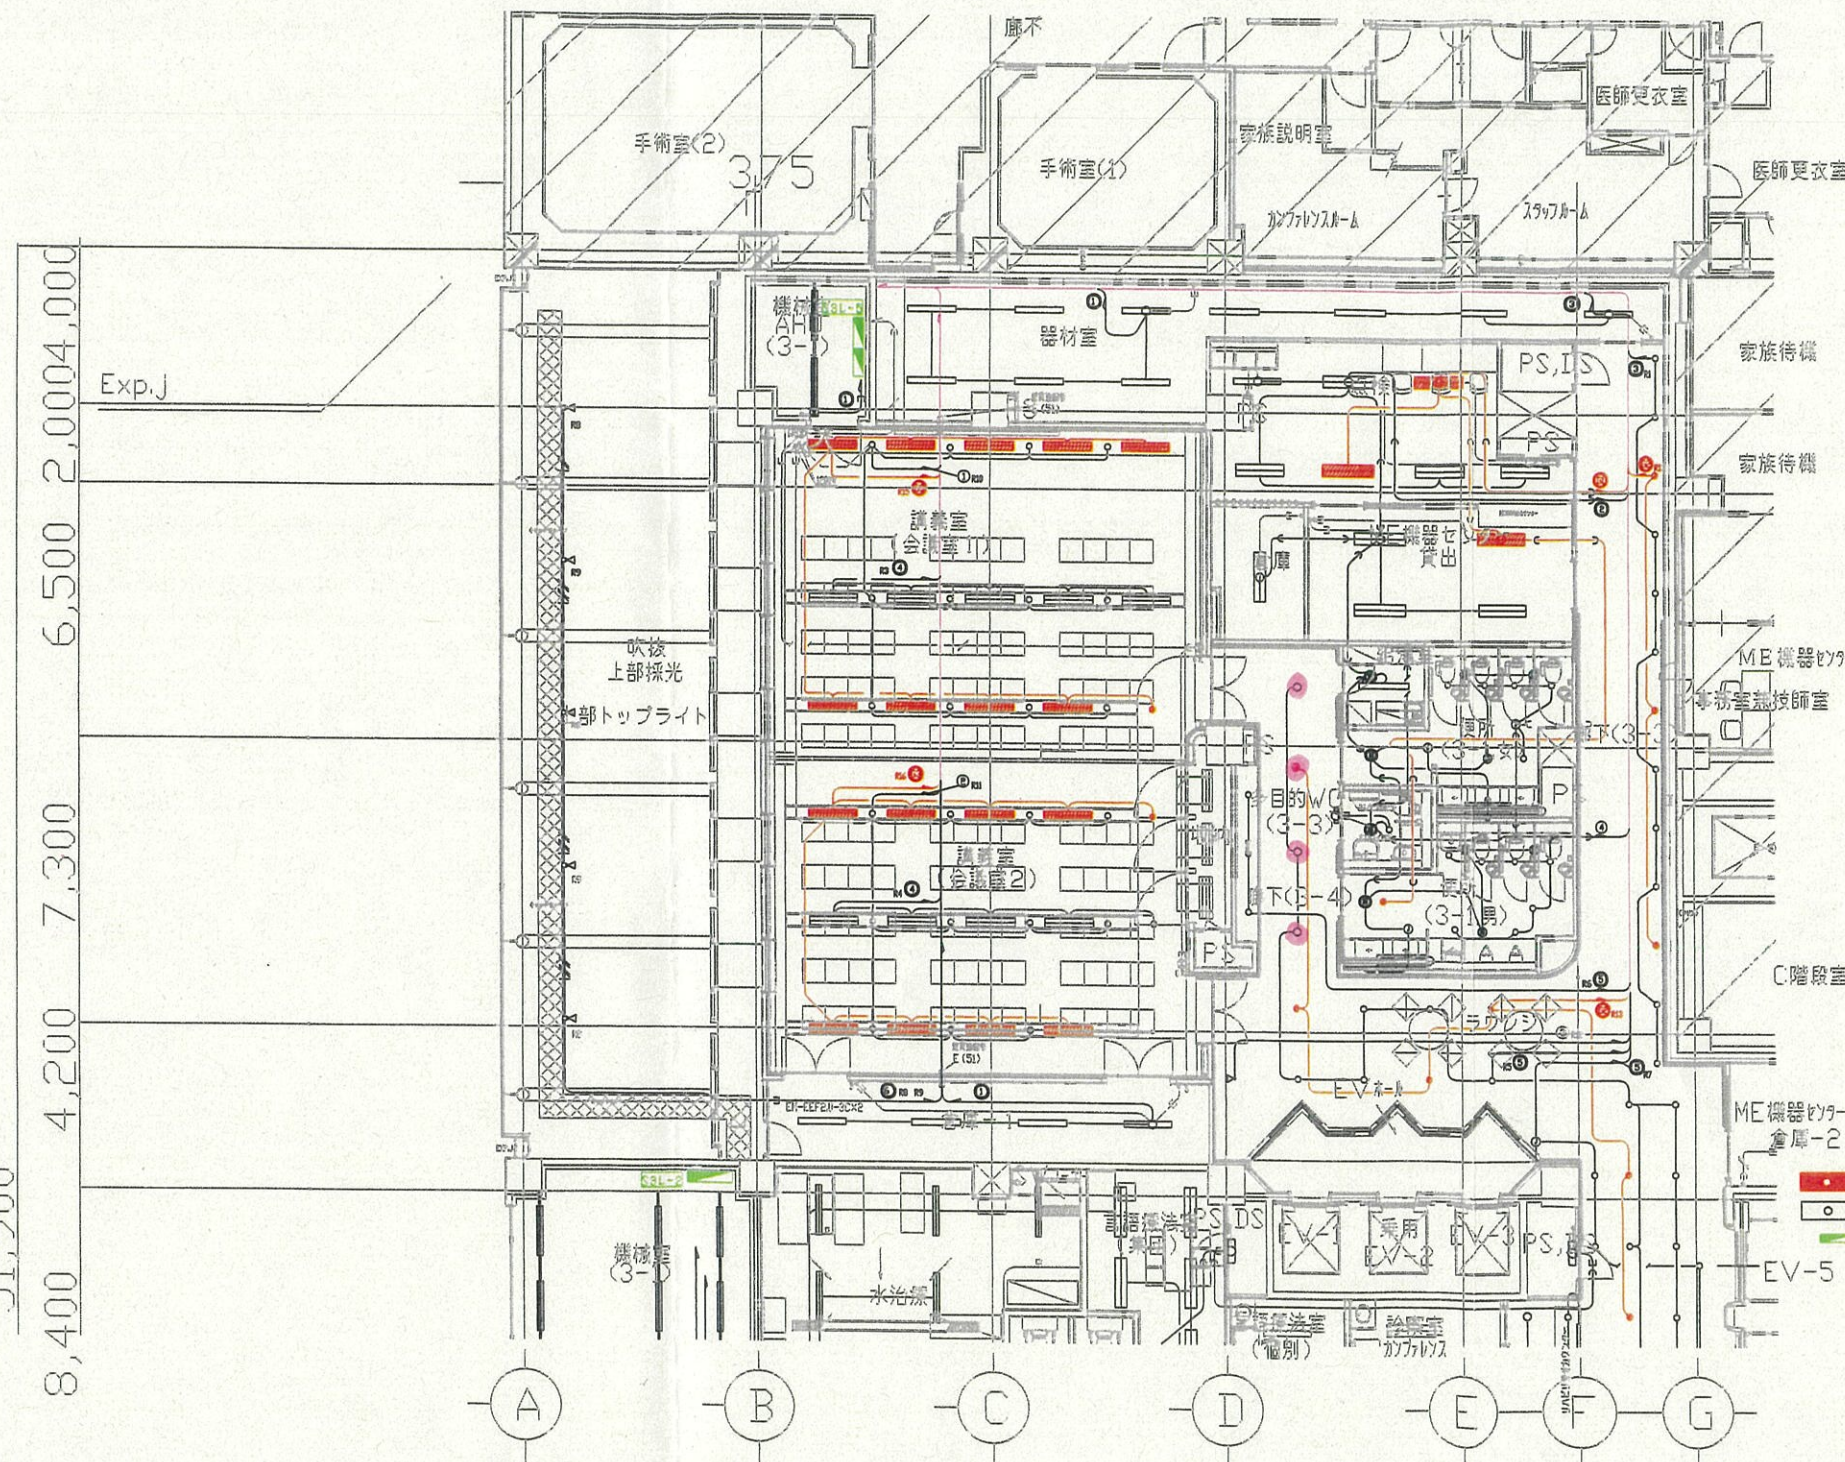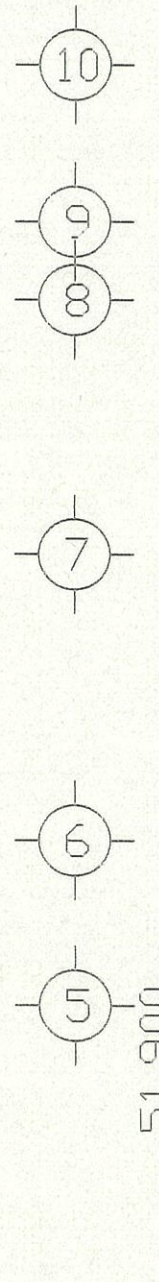

— 赤色線・・・GC回路(非常回路)
— 白色線・・・AC回路(一般回路)
— 緑色線・・・分電盤

株式会社 内藤建築事務所

東京都中央区京橋2-8-5
 1 建築士 木戸 智 (登録: 15674)
 1 建築士 平野 隆 (登録: 14064)

町田市民病院第2・3期増改築電気設備工事


電灯設備 3階平面図-1
 縮尺 1:100

設計日

図番 E-081

換気装置AHU (2-1)
A321 x 4
吹抜け
S1501 x 15
ラウンジ
0422 x 35
ナ x 1
案内
P241 x 3
P321 x 4
AB161 x 4
エスカレータ
ル x 3
AJ05 x 2
AJ10 x 5
乗降階段
ス x 1
ル x 1
相談室-1 (非常用)
ス x 1
ル x 1
相談室-2
ス x 1
ル x 1

35

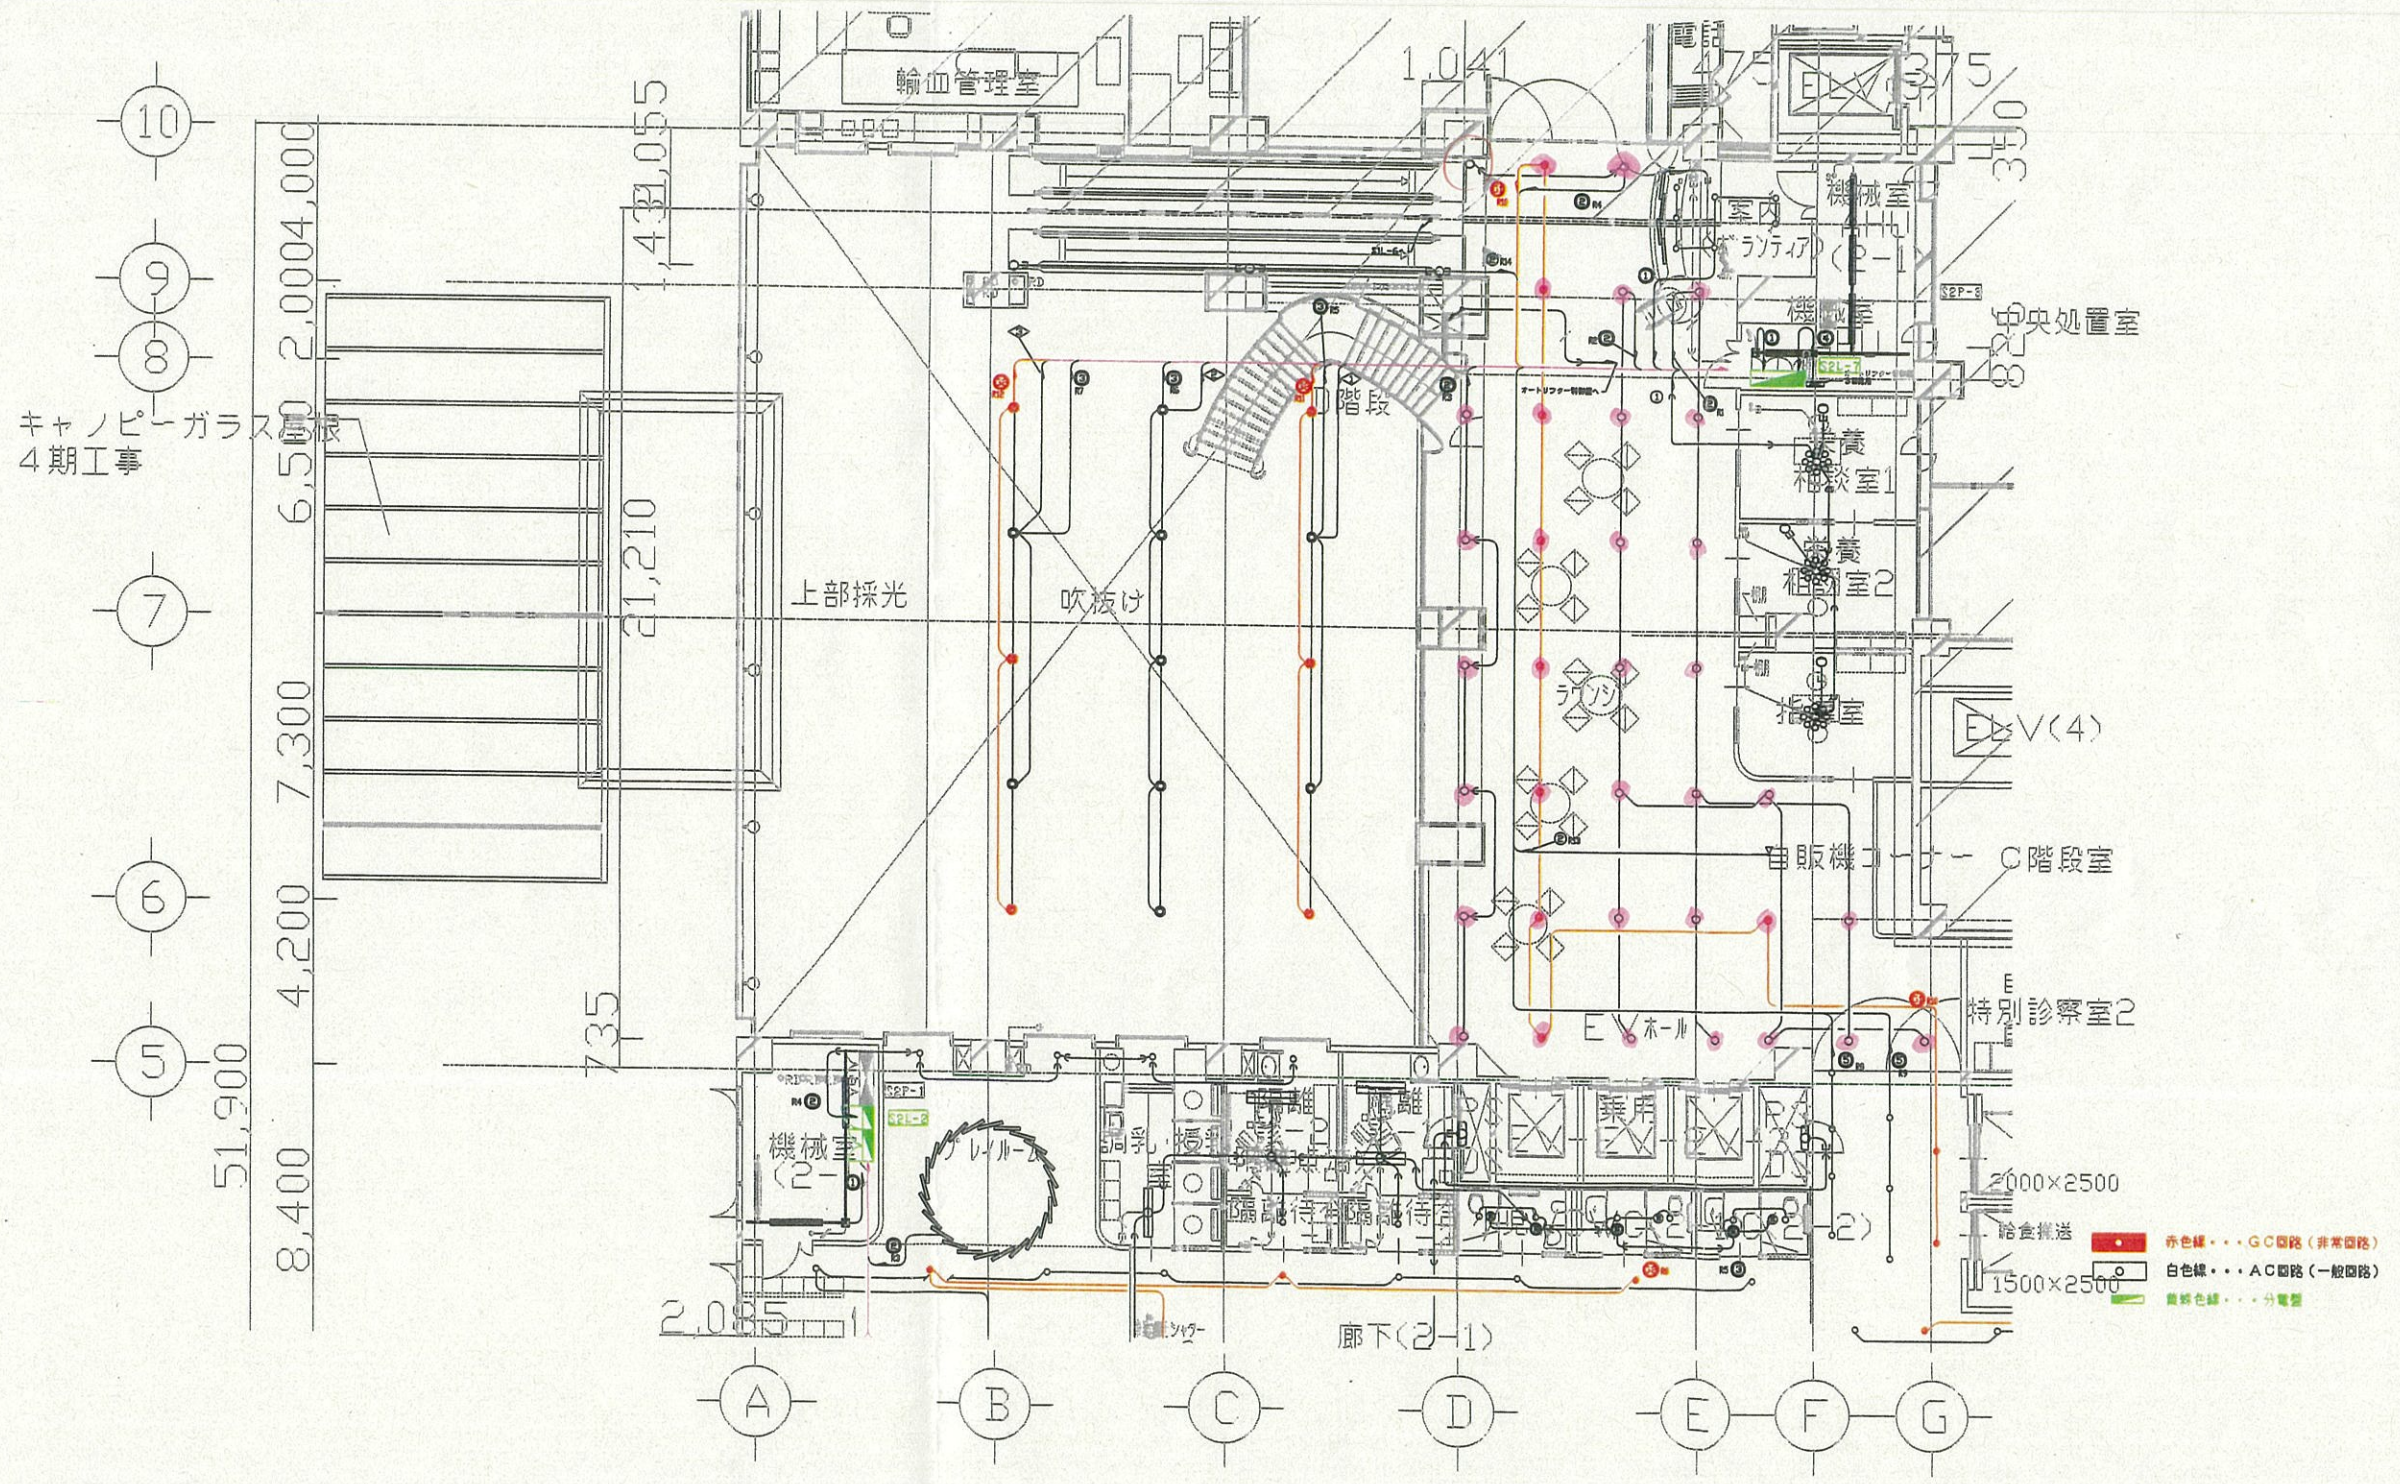

赤色線・・・GC回路 (非常回路)
 白色線・・・AC回路 (一般回路)
 緑色線・・・分電盤

株式会社 内藤建築事務所		工事名	町田市民病院第2・3期増築電気設備工事	設計日
東京都左区田中大塚町182	東京都中央区京橋2-8-5	図名	電灯設備 2階平面図-1	図番
1級建築士 袖山公晴 (建設76199)	1級建築士 水戸 智 (建設218674)	縮尺	1:100	E-078
1級建築士事務所 東京都知事登録15(A)434号	1級建築士事務所 東京都知事登録 14094号			

事務室 (3-1)	水治療	多目的WC (3-1)	多目的WC (3-2)	検査センター#2	EPS	廊下 (3-5)	■T3-2
A321 x 9	A322 x 7	P321 x 1	P321 x 1	C321 x 2	A321 x 2	D321 x 3	P321 x 8
		-101 x 1	-101 x 1				
受付	検査室 (個別)	診察室	受付	EVホール	PS,DS	PS,DS	PS,DS
C322 x 5	C322 x 2	C322 x 2	P241 x 2	P241 x 2	L201 x 2	L321 x 1	L321 x 2
			C322 x 2	P321 x 12		A321 x 1	
			AB321 x 1				
			AB161 x 1				

理学療法	更衣室	廊下 (3-1)	待合
D422 x 3	P241 x 1	P321 x 16	C321 x 1
K323 x 4			C322 x 1


待合室	スタッフルーム	PS,DS
C322 x 2	C322 x 9	L321 x 2
		A321 x 1

作業療法	ラウンジ待合	内服検査 (男)	WC (3-1)
J322L x 18	D422 x 1	P241 x 2	P161 x 1
	P241 x 3		


受付	内服検査 (女)	多目的WC (3-4)	WC (3-2)
D422 x 2	P241 x 2	P321 x 1	P161 x 1
P241 x 3		-101 x 1	

WC (3-3)	診察室	リハビリ廊下
P161 x 1	C322 x 2	K323 x 5

検査室	Dr.NS
C321 x 1	C322 x 4

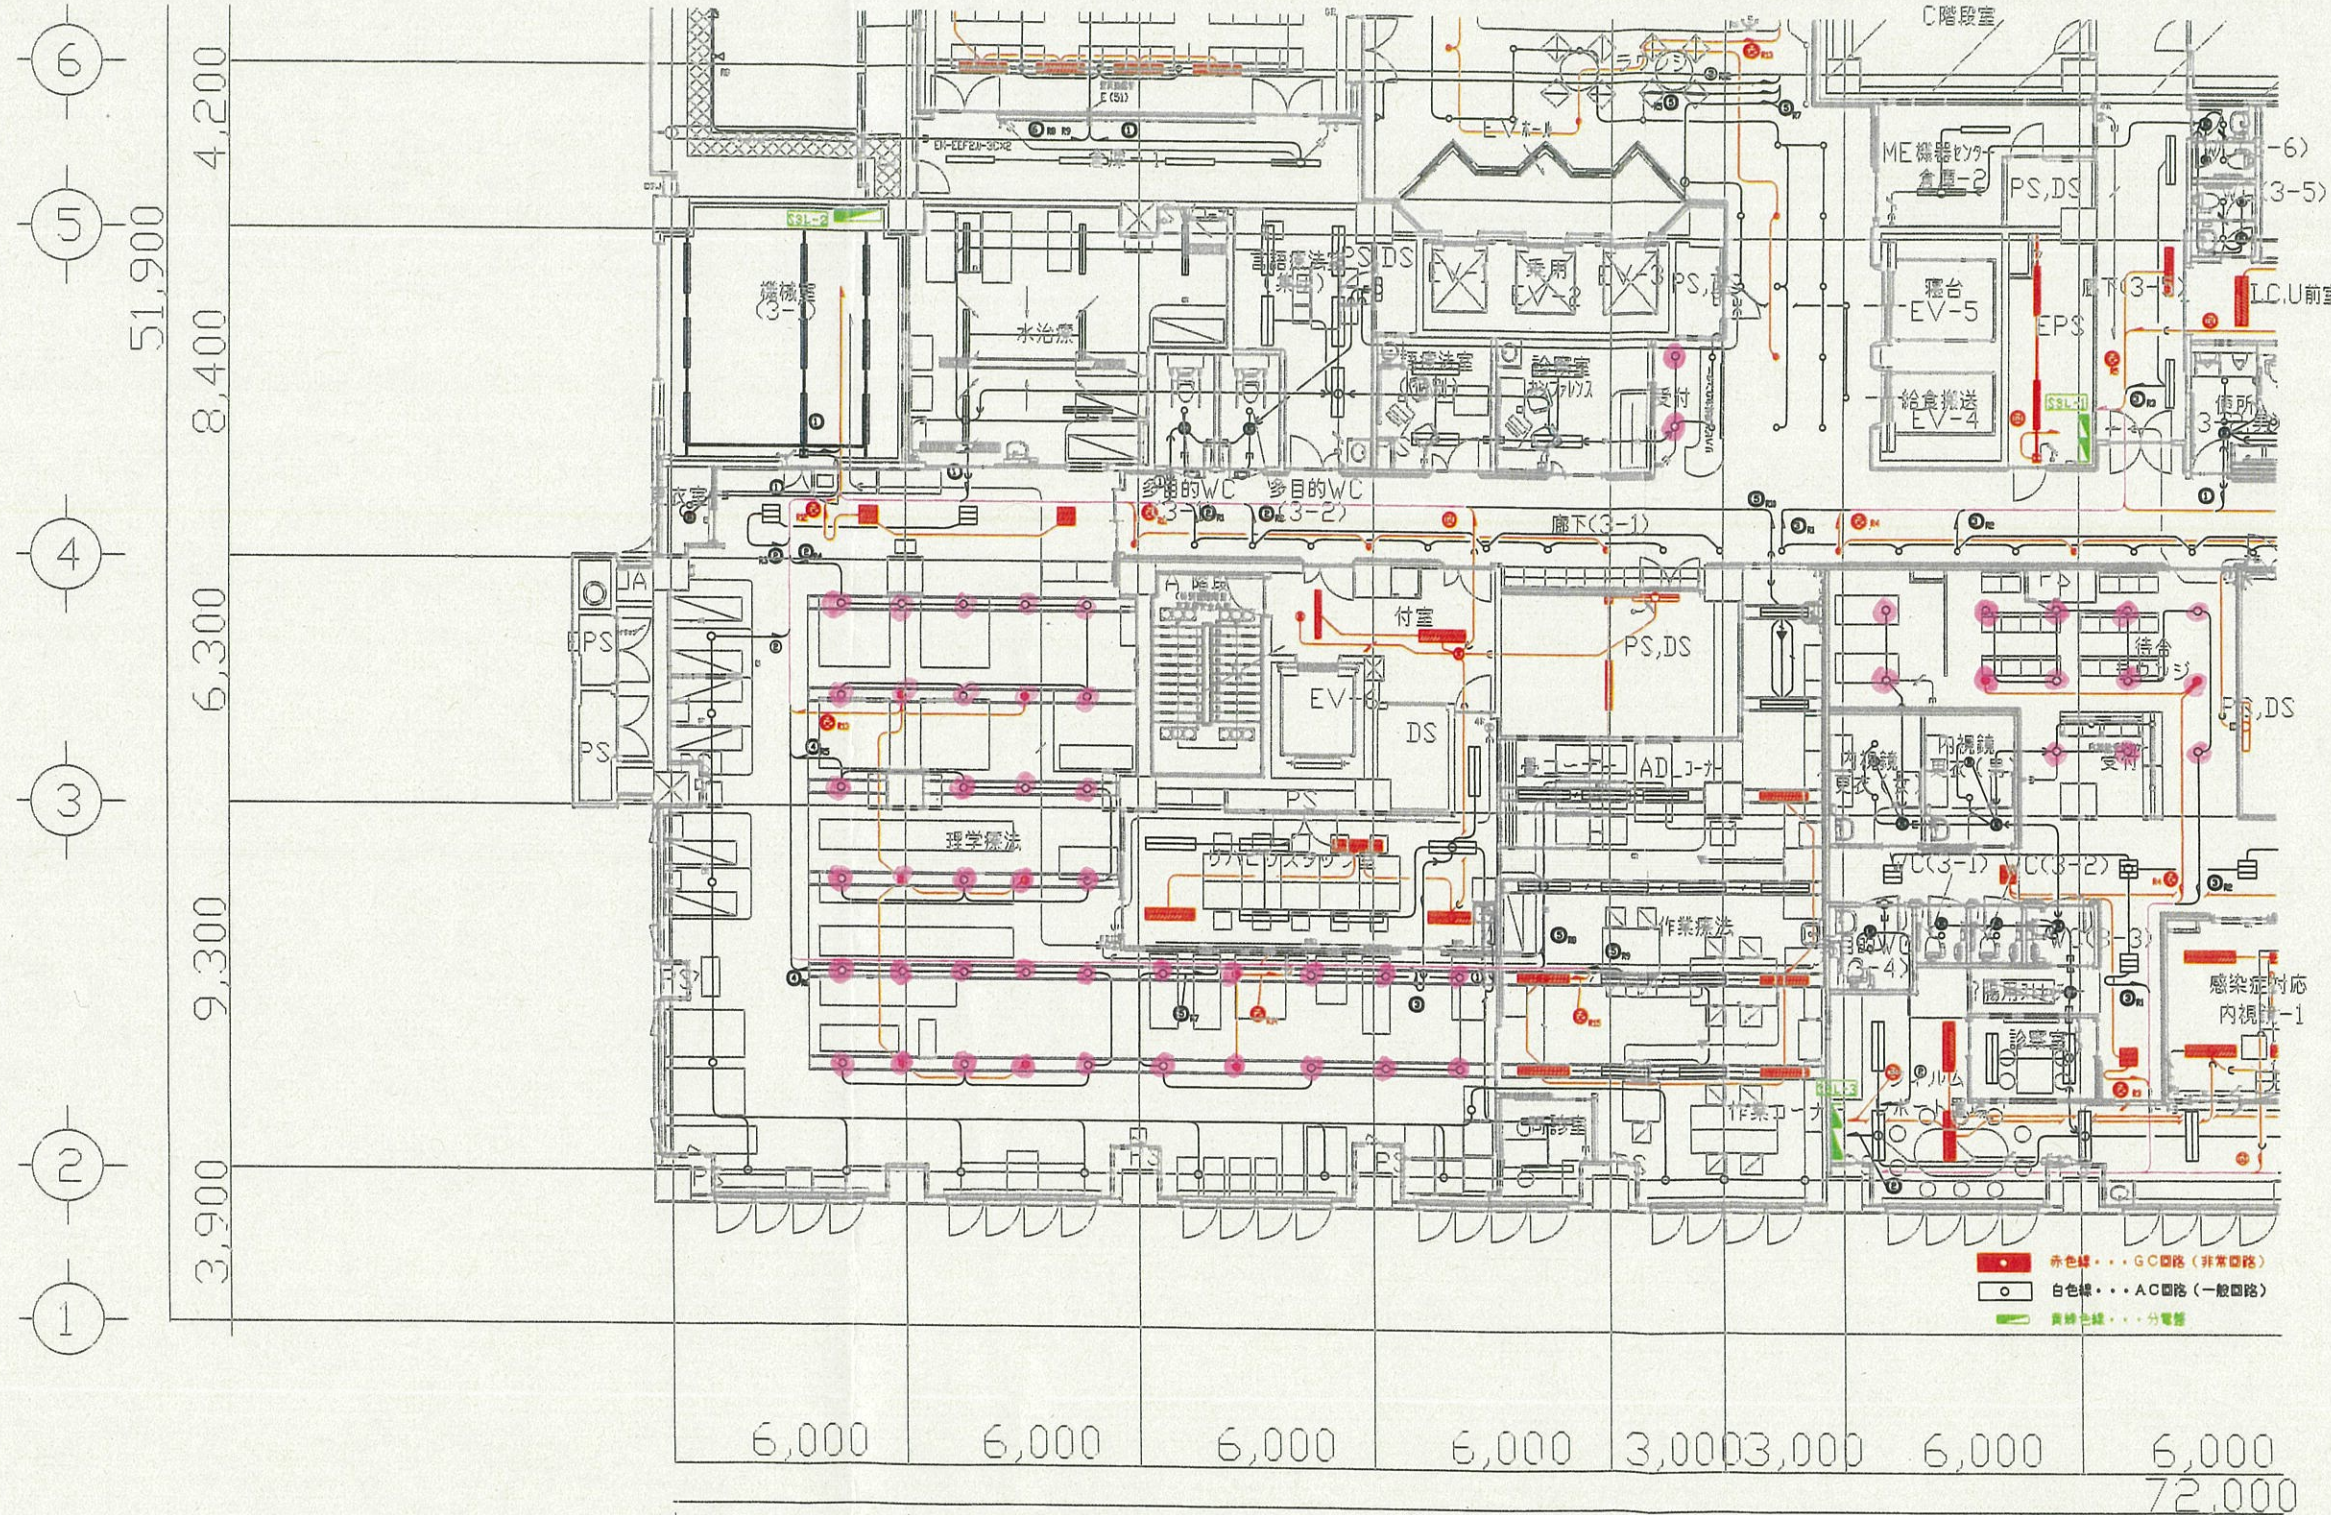

 6,000 6,000 6,000 6,000 3,000 3,000 6,000 6,000 72,000



株式会社 内藤建築事務所

東京都中央区田中大塚町182
 1級建築士 袖山公伸 (登録76133)
 1級建築士事務所 東京都知事登録1B(A)434号

東京都中央区京橋2-8-5
 1級建築士 水戸哲 (登録218674)
 1級建築士事務所 東京都知事登録14004号

工事名 町田市立病院第2・3期増改築電気設備工事

図名 電灯設備 3階平面図-2

設計日

縮尺 1:100
 図番 E-082